


Legende

- Bestand
- Entwässerungsplanung
- Planung
- Rückbau
- DB Grenze
- Planung S-Bahn Gateway Gardens (nachrichtlich)
- Planung Bf Stadion 2. und 3. Ausbaustufe (nachrichtlich)
- Planung Gleis-/Weichenerneuerung Neu-Isenburg, Str. 3688 Frankfurt (Main) Süd - Darmstadt Hbf (nachrichtlich)
- Planung Dritter (nachrichtlich)
- Entwässerung Bf Stadion 2. und 3. Ausbaustufe (nachrichtlich)
- 1. Änderung im Verfahren
- Gemarkungsgrenze
- Flurgrenze
- Flurstücksgrenze
- Flurstücknummer
- Grenze Wasserschutzgebiete (nachrichtlich)
- Bestehender Schmutzwasserkanal (SWK) (nachrichtlich)
- Bestehender Regenwasserkanal (RWK) (nachrichtlich)
- Bestehender Mischwasserkanal (MWK) (nachrichtlich)
- Transportleitung (Achse) mit Fließrichtung und Schacht (zur Planfeststellung beantragt)
- Teilsickerleitung (Achse) mit Fließrichtung und Schacht (zur Planfeststellung beantragt)
- Versickerungsanlage (Graben, Mulde, Rigole)
- Bezeichnung Entwässerungseinrichtung
- V1-01
- Abgedichtete Flächen:
- Bauwerk
- Gleisfeld
- Graben
- Böschung
- 2. Ausbaustufe (nachrichtlich)
- Versiegelte Flächen:
- Gleisfeld
- Böschung

nur zur Information

Regionaltangente West / Pfa Süd 1

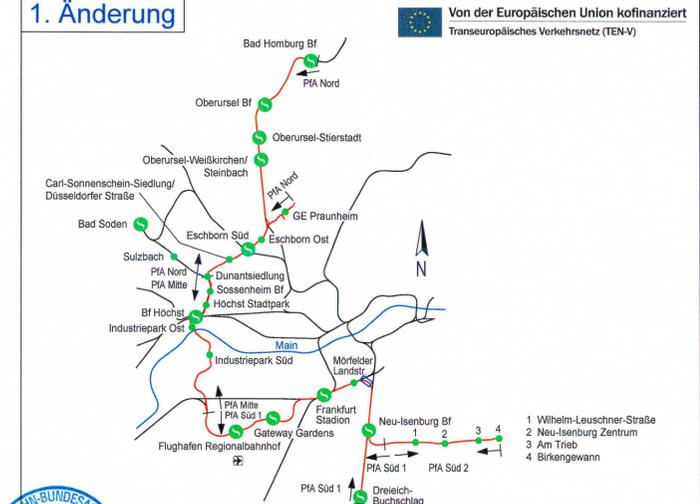

**Anlage 3.9.5b
Projekt "Knoten Frankfurt, 2. BS Stadion"**

Nur zur Information

Vorhabenträger:
 DB Netz AG
 I.NI-MI-F-S
 Hahnstr. 49
 60528 Frankfurt am Main
 Frankfurt am Main, den 31. Oktober 2019
 Unterschrift: gez. Asseng

Maßstab 1:1000	Lageplan Entwässerung Abzweig Forsthaus		Anlage 16.5a
Format 429x570 mm	km 2.2+02 bis km 2.6+30		Blatt 005
Planautor SWE	Phase 4	Gewerk OV	Planart EW
Ausgabe vom 23.05.2019		Index a	Format pdf